



增設消防偵煙感知器

施工規範書

壹、施工範圍：

東區轄區

貳、一般規範

1. 承攬商所攜帶工具及設備應符合相關法令要求，使用之臨時用電必需經設施工程人員指定供電位置接出，並經自備適當容量之漏電斷路器方可使用。
2. 本工程為責任施工，報價單所列數量僅供承包商估算及施工之參考。
3. 本工程標單包含完成此項工程之所有未詳列於標單上的配件。
4. 廠商於施工前需與請購人協商施工日期後方得以施工。
5. 施工前防塵措施及每天清理施工現場、廢棄物當天清離。
6. 廠商於施工期間於每日施工完畢時，將現場清理乾淨始可離開。
7. 廠商在施工時須特別注意安全，施工人員的防護裝備需齊全，應依「本院院外人員至本院作業安全衛生管理基準」之相關規定辦理。
8. 廠商於工程完畢須會同業主相關人員勘察現場復舊情形，如確屬廠商施工時破壞，廠商須負責修復。
9. 廠商進入院內施工應穿著工作服或背心(附有廠商名稱及編號)，違反規定者即令停止施工，如屢勸屢犯則依本院相關規定辦理。

參、相關規範

- 1.中興院區東區場域增設偵煙感知器，線材需為耐熱線，位置及數量請參閱附件。
- 2.施工前需會同承辦人員進行系統隔離，以免造成誤動作。
- 3.未盡事宜依消防法規為準。


肆、附件

施工圖/圖說:


■增設消防偵煙感知器_V1

增設消防偵煙感知器


1. 62館 107A-3室
- 2&3. 74-1館 102 & 103室
4. 77館 406-3室
5. 78館 126-1室

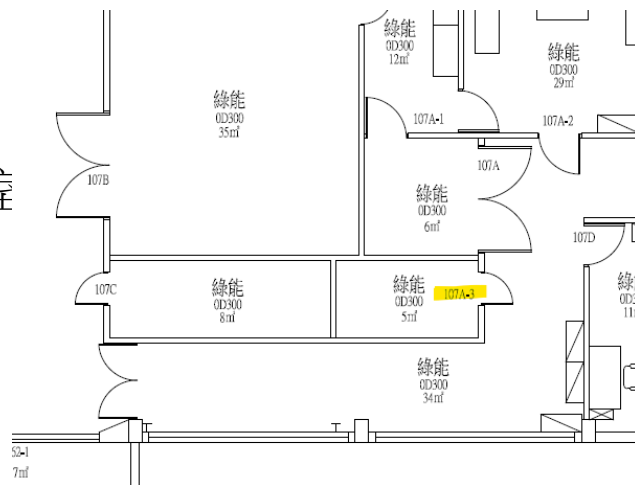


1. 62館 107A-3室

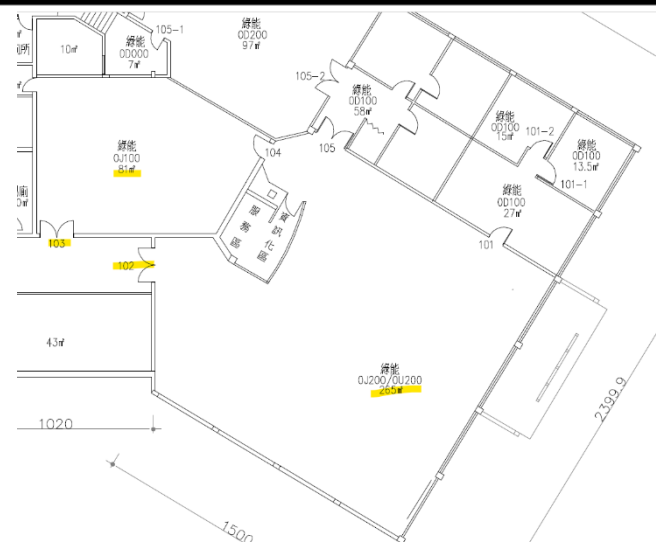

2&3. 74-1館 102 & 103室

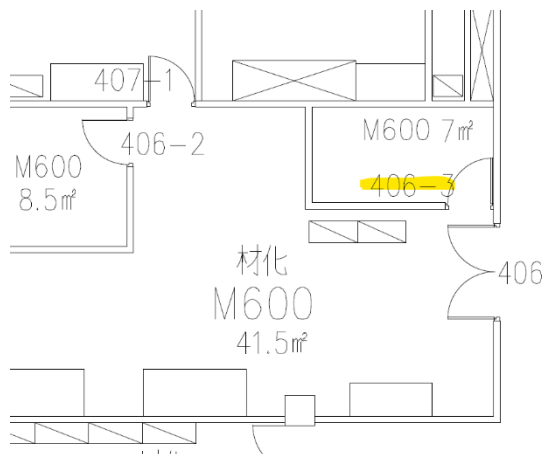

4. 77館 406-3室

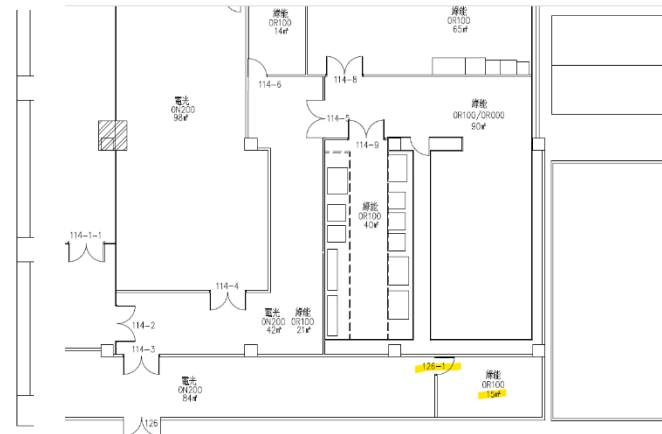

5. 78館 126-1室



工業技術研究院
Industrial Technology
Research Institute

工程名稱	增設消防偵煙感知器	設計	林志龍	審核	尹新舜	核准	張聰庭	繪圖日期	115.08.18	修訂日期	N/A
圖名	增設消防偵煙感知器	比例	N/A	單位	N/A	版本	N/A	圖號	N/A	張號	1